


ZESTAWIENIE POMIESZCZEŃ					
poziom/etap	nr	funkcja	m2		
ETAP 1					
0	piwnica	0.12	proj. podbasenie, techn. wody	379.63	
		0.13	proj. magazyn-warsztat podr.	41.76	
		0.14	proj. pom.-elektroliza	18.07	
		0.15	proj. pom.-koagulant	8.44	
		0.16	proj. pom.-kwas	7.75	
		0.17	proj. pom. techniczne	90.10	
				razem	545.75
1	parter	1.60	proj. hala basenowa, jacuzzi	641.40	
		1.70	hol wejściowy	75.33	
		1.71	recepcja	7.04	
		1.72	szalnie NPS i zmiana wózka	12.30	
		1.73	węzel sanitarny nps.	5.10	
		1.74	WC	5.50	
		1.75	szalnie K	13.71	
		1.76	natryski K	8.61	
		1.77	WC K	3.49	
		1.78	WC M	3.49	
		1.79	natryski M	8.60	
		1.80	szalnia M	13.71	
		1.81	pom. ratowników	11.23	
		1.82	pom. porządkowe obsługi	11.84	
		1.83	WC personelu	2.86	
				razem	824.21
				OGÓŁEM ETAP 1:	1369.96
		LEGENDA			
		pomieszczenia realizowane w etapie 1			
		pomieszczenia realizowane w etapie 2			
		pomieszczenia : 1.70 /fragment/, 1.75 do 1.83 - pom. tymczasowe realizowane w etapie 1, w obszarze których w etapie 2 wykonane zostaną pomieszczenia /docelowe/ saunarium czyli pom. 1.61 do 1.67.			
		pomieszczenie hali basenowej 1.60 - w zasnaczej części realizowane w etapie 1. W etapie 2 pomieszczenie powiększone o tymczasowy hol i wc NPS - etapu 1 - do stanu docelowego w ramach realizacji etapu 2.			

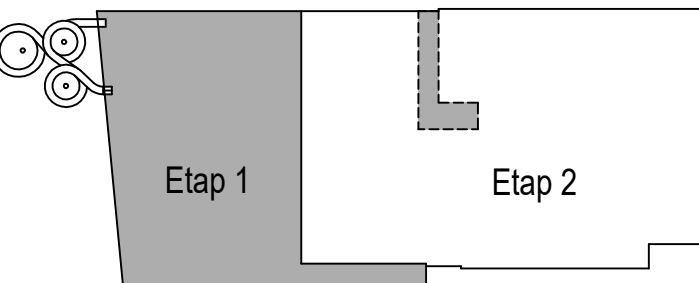

POZIOM PORÓWNAWCZY:		PRO-ARCH-2 sp. z o.o. s.k. 43-100 TYCHY UL. SIENKIEWICZA 24	
e-mail : biuro@proarch.com.pl , TEL.: 32 214 41 51 WWW.PROARCH.COM.PL		IMIE I NAZWISKO PROJEKTANTA I SPRAWDZAJĄCEGO, BRANŻA, NR UPRAWNIEN BUDOWLANYCH PROJEKTANT ARCHITEKTURA I URBANISTYKA mgr inż. arch. Jacek Niechwieński upr.proj. 199/81 K-oc w spec. arch. bez ograniczeń	
NINIEJSZY PROJEKT CHRONIONY JEST PRAWEM AUTORSKIM.		NAZWA OBIEKTU BUDOWLANEGO: Przebudowa i rozbudowa powiatowej krytej pływalni w Bilgoraju przy ul. Cegielińskiej 24	
INWESTOR: Powiat Bilgorajski 23-400 Bilgoraj, ul. Kościuszki 94		TYTUŁ RYSUNKU: PROJEKT TECHNICZNY	
DATA SPORZĄDZENIA I SPRAWOZDANIA RYSUNKU:		RZUT PIWNICY etap 1	
SKALA: 1:100		NR. RYS.	
15-04-2022		A01/1	