


Etap 1 | Etap 2

## Etap 1

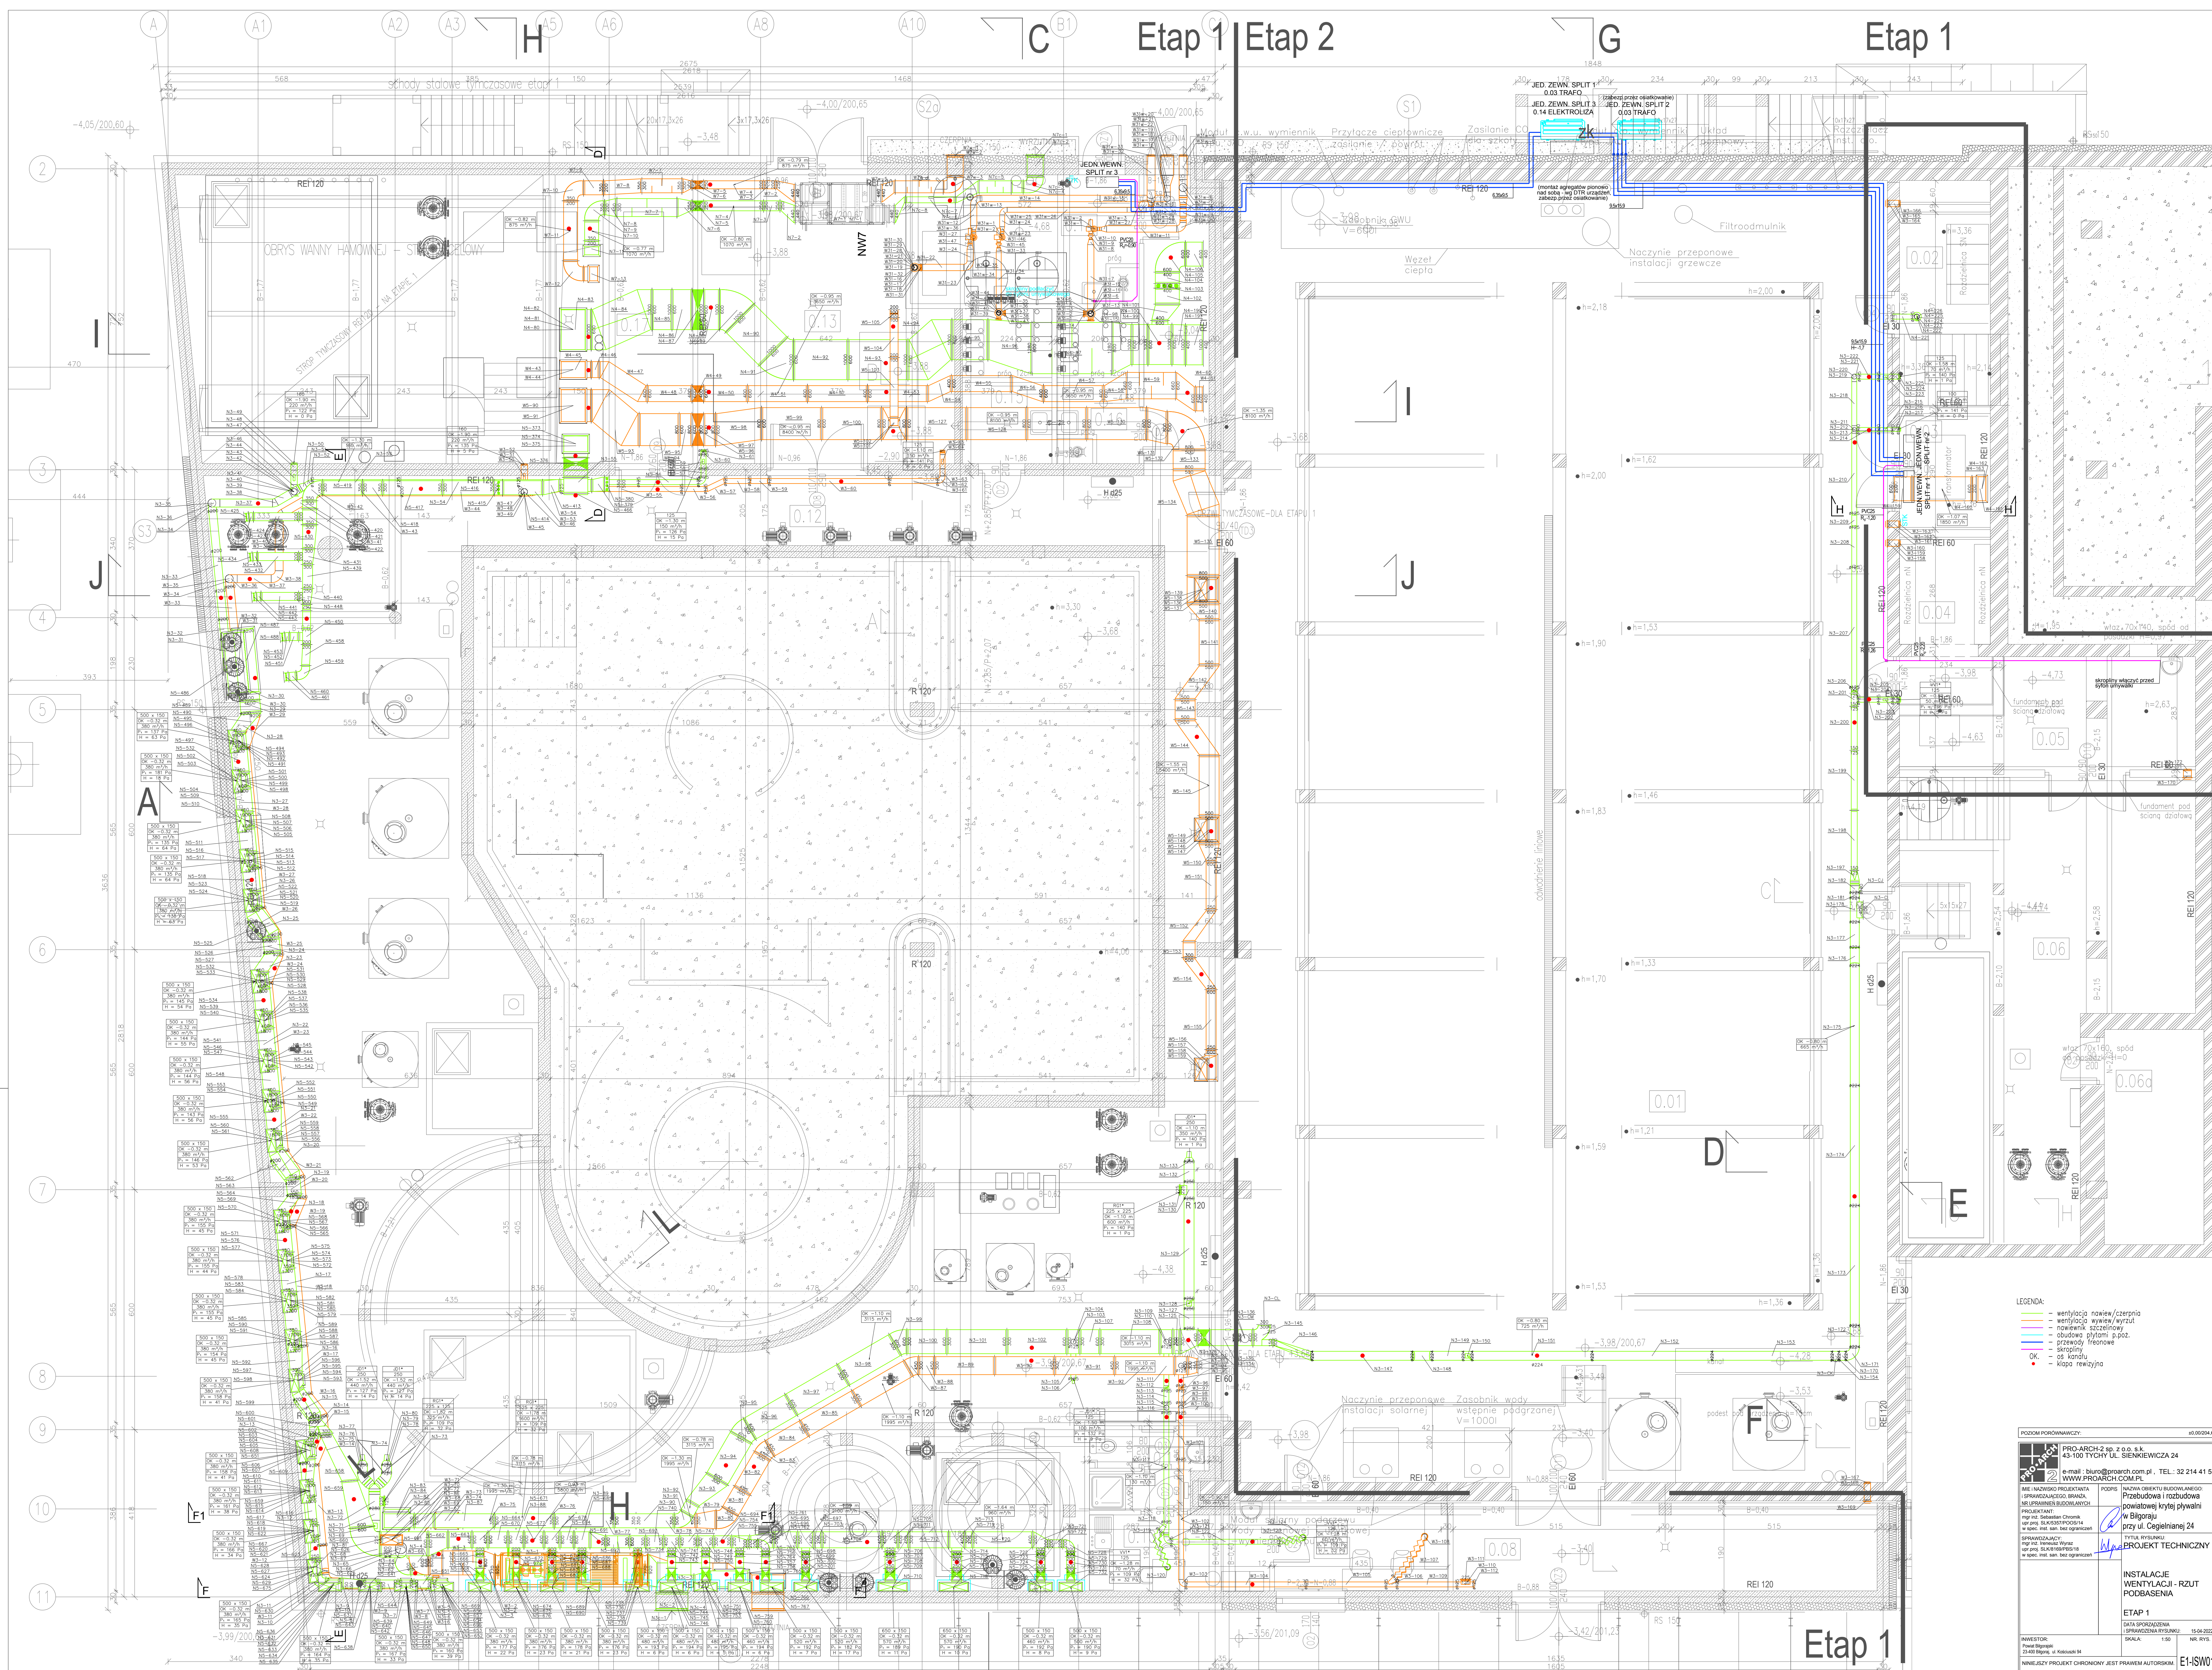

LEGENDA:

- wentylacja nawiew/czerpnia
- wentylacja wywiew/wyrzut
- nawiewnik szczelinowy
- obudowa płytami p.poż.
- przewody freonowe
- skropliny
- OK. — os. kądztu
- — kłapa rewizyjna

POZIOM PROJEKTY ARCH.		43.002004.4	
PROJEKT 3-2D, 3D, 2D, 0.0, 0.1 43-100 TYCHYŃ UL. ŚLĄSKA 24			
2 e-mail: biuro@prograph.com.pl, TEL. 32 214 41 45 WWW.PROGRAPH.COM.PL			
IMIĘ I NAZWISKO PROJEKTANTA DR. SŁAWOMIR CHROMYŃSKI NR WPISU W REJESTRZE INŻYNIERÓW INŻYNIER SŁAWOMIR CHROMYŃSKI PROJEKTANT: mgr inż. Sławomir Chromyński ul. Śląska 24 43-100 TYCHYŃ e-mail: ipr@prograph.com.pl tel. 32 214 41 45	PODPIS 	NAZWA OBLIEGU I WYKONANIE: PROJEKTOWANIE I WYKONANIE PROJEKTU WYBUDOWY POWATOWEJ KRYTEJ PIWNI W BILGOROJU ul. ul. Cegielnianej 24 TYTUŁ RYSUNKU: PROJEKT TECHNICZNY	
SPRAWDZAJĄCY: mgr inż. Ireneusz Wyrzyński ul. ul. Śląska 24 43-100 TYCHYŃ e-mail: iw@prograph.com.pl tel. 32 214 41 45		INSTALACJA: WENTYLACJI I RZUTU PODŁOŻENIA ETAP 1 DATA SPRAWDZANIA: (SPRAWDZAJĄCY PRZEDKŁAD) 15-08-2017	
INWESTOR: Prowal Biuroprojekt 23-400 Białegocerkwi, ul. Kościuszki 94	SKALA: 1:50 NR RYS.: 01		
INŻYNIER PROJEKTU CHROMYŃSKI ZOSTAŁ PRZEWIDZIANY		E-I-S-W	