

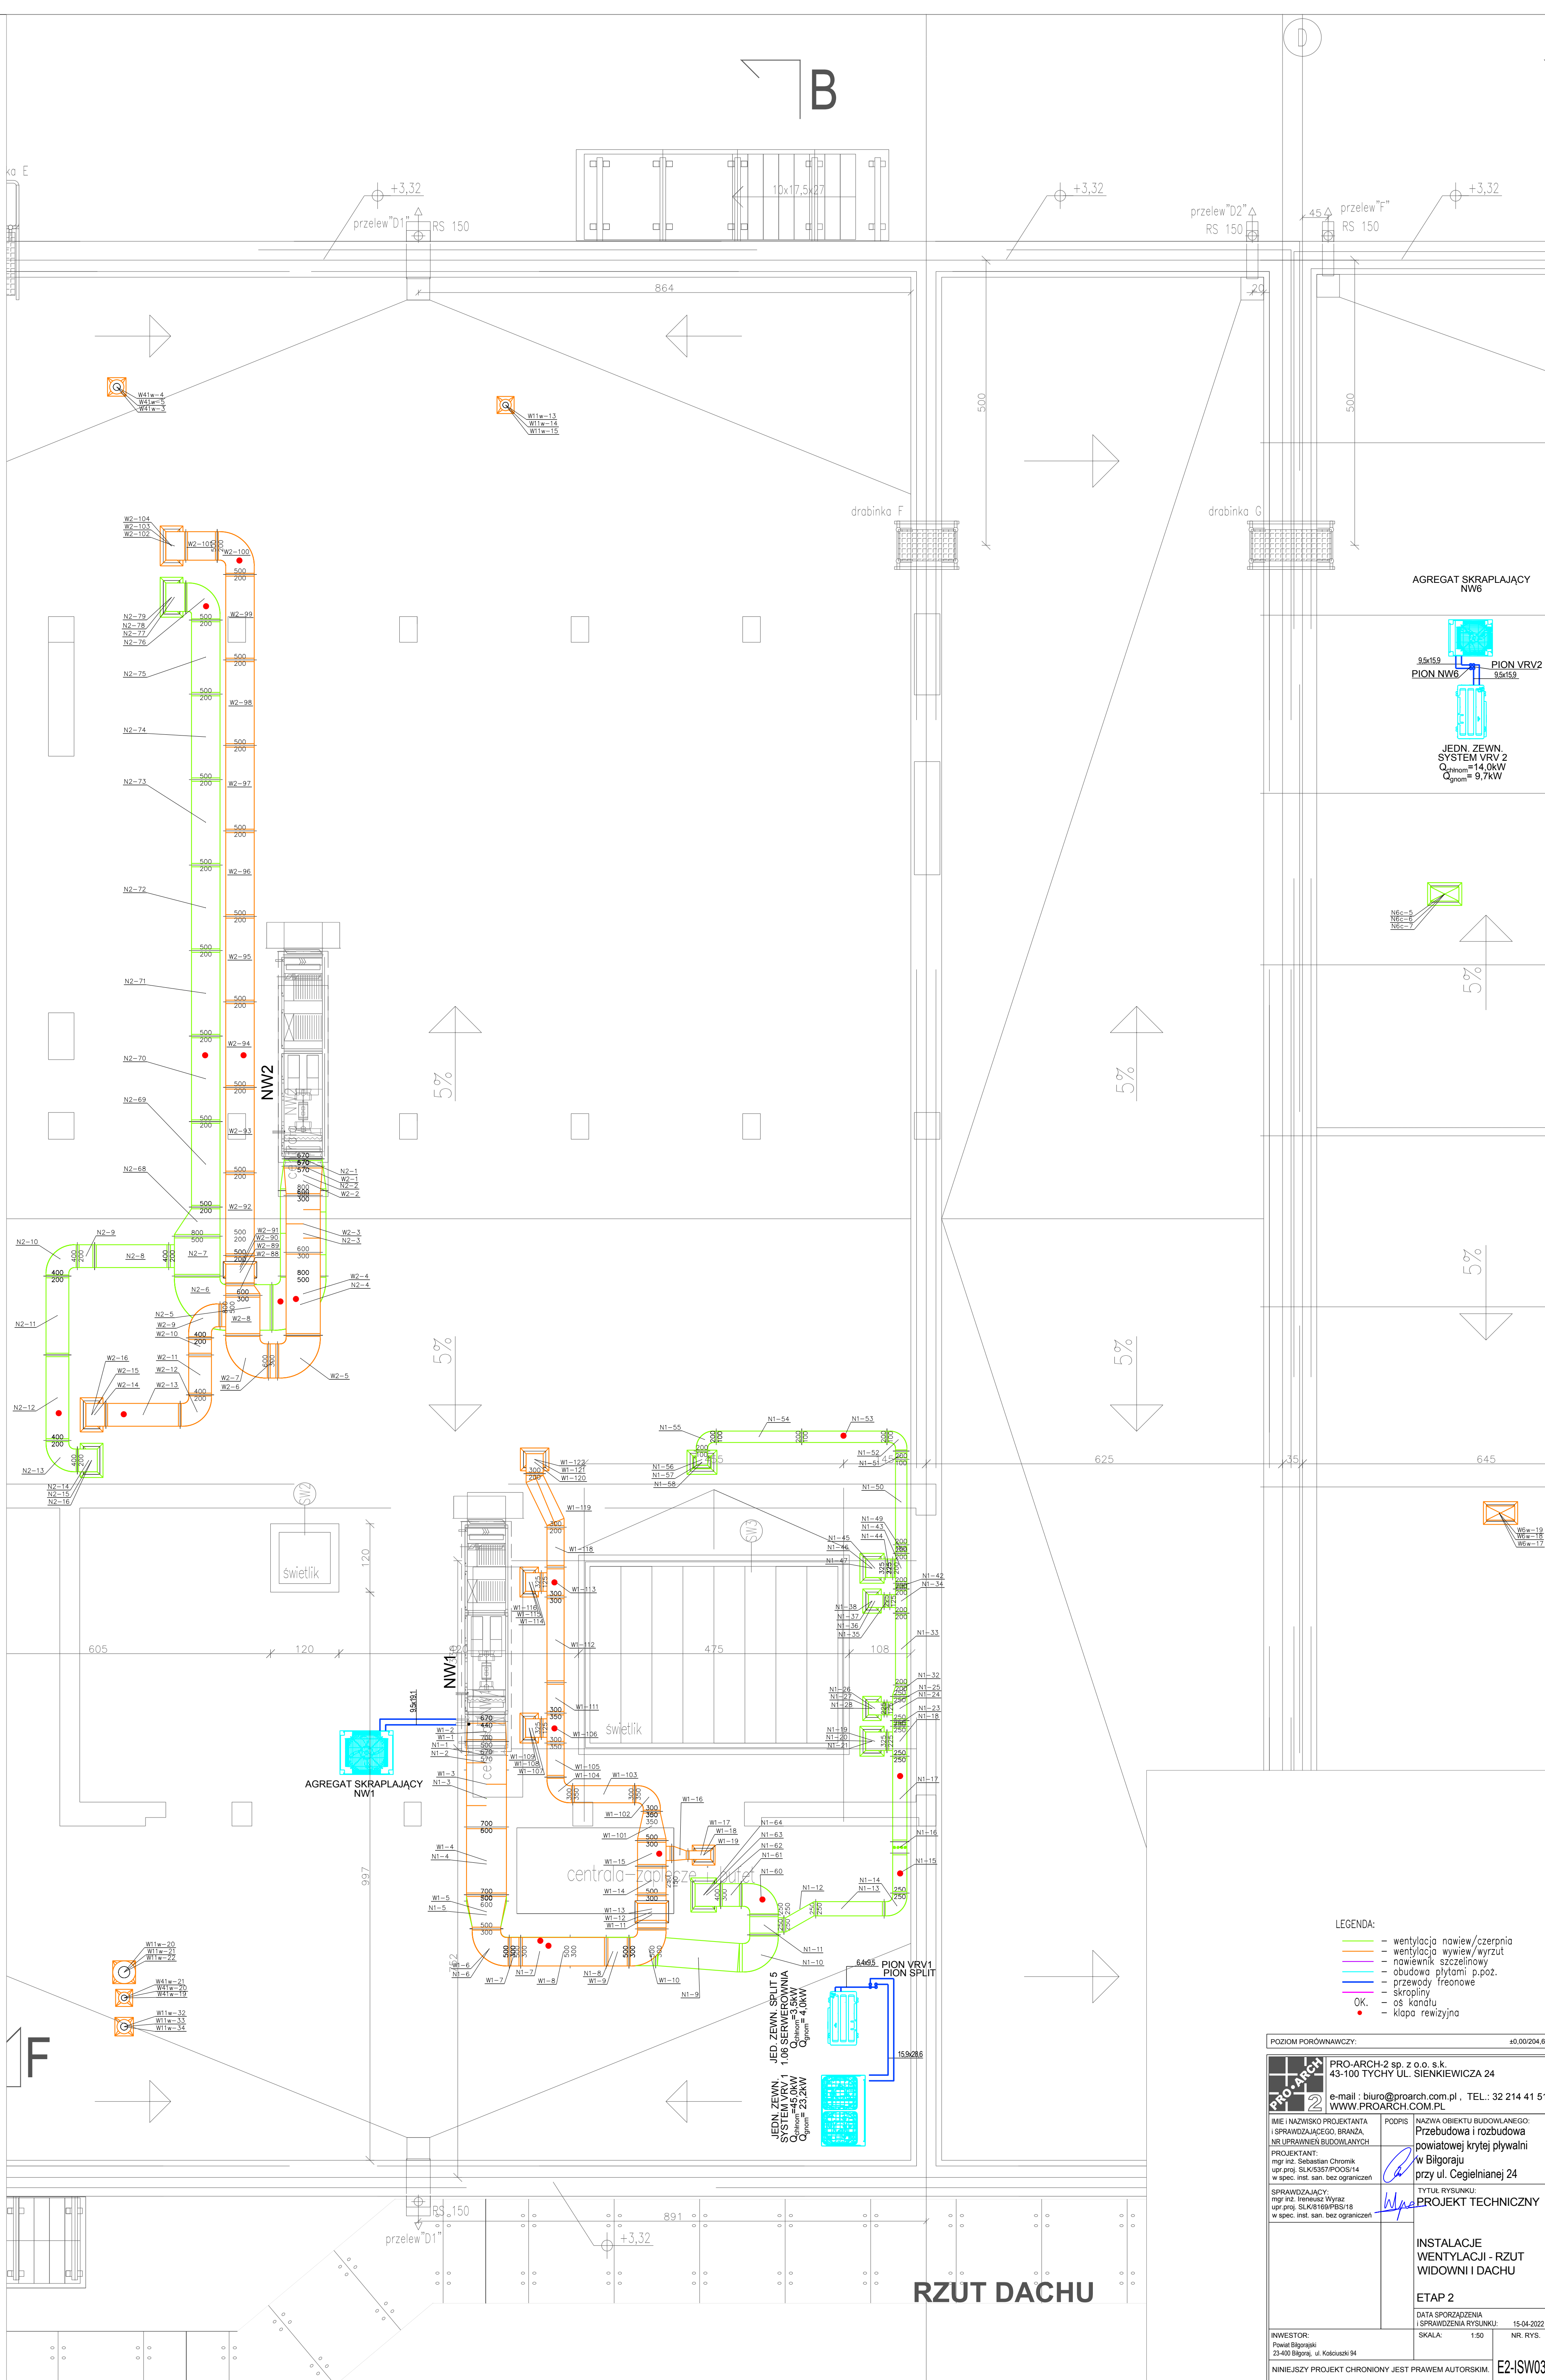


Etap 1 | Etap 2

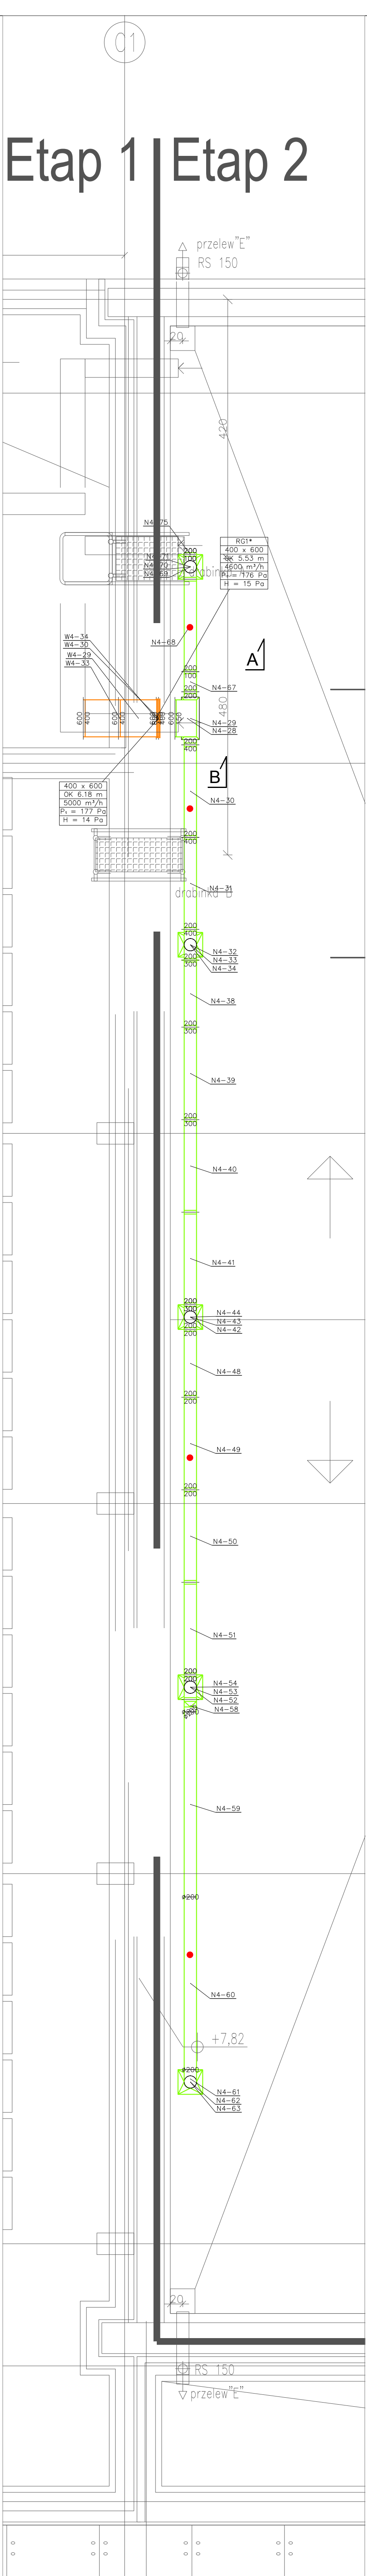

WIDOWNIA

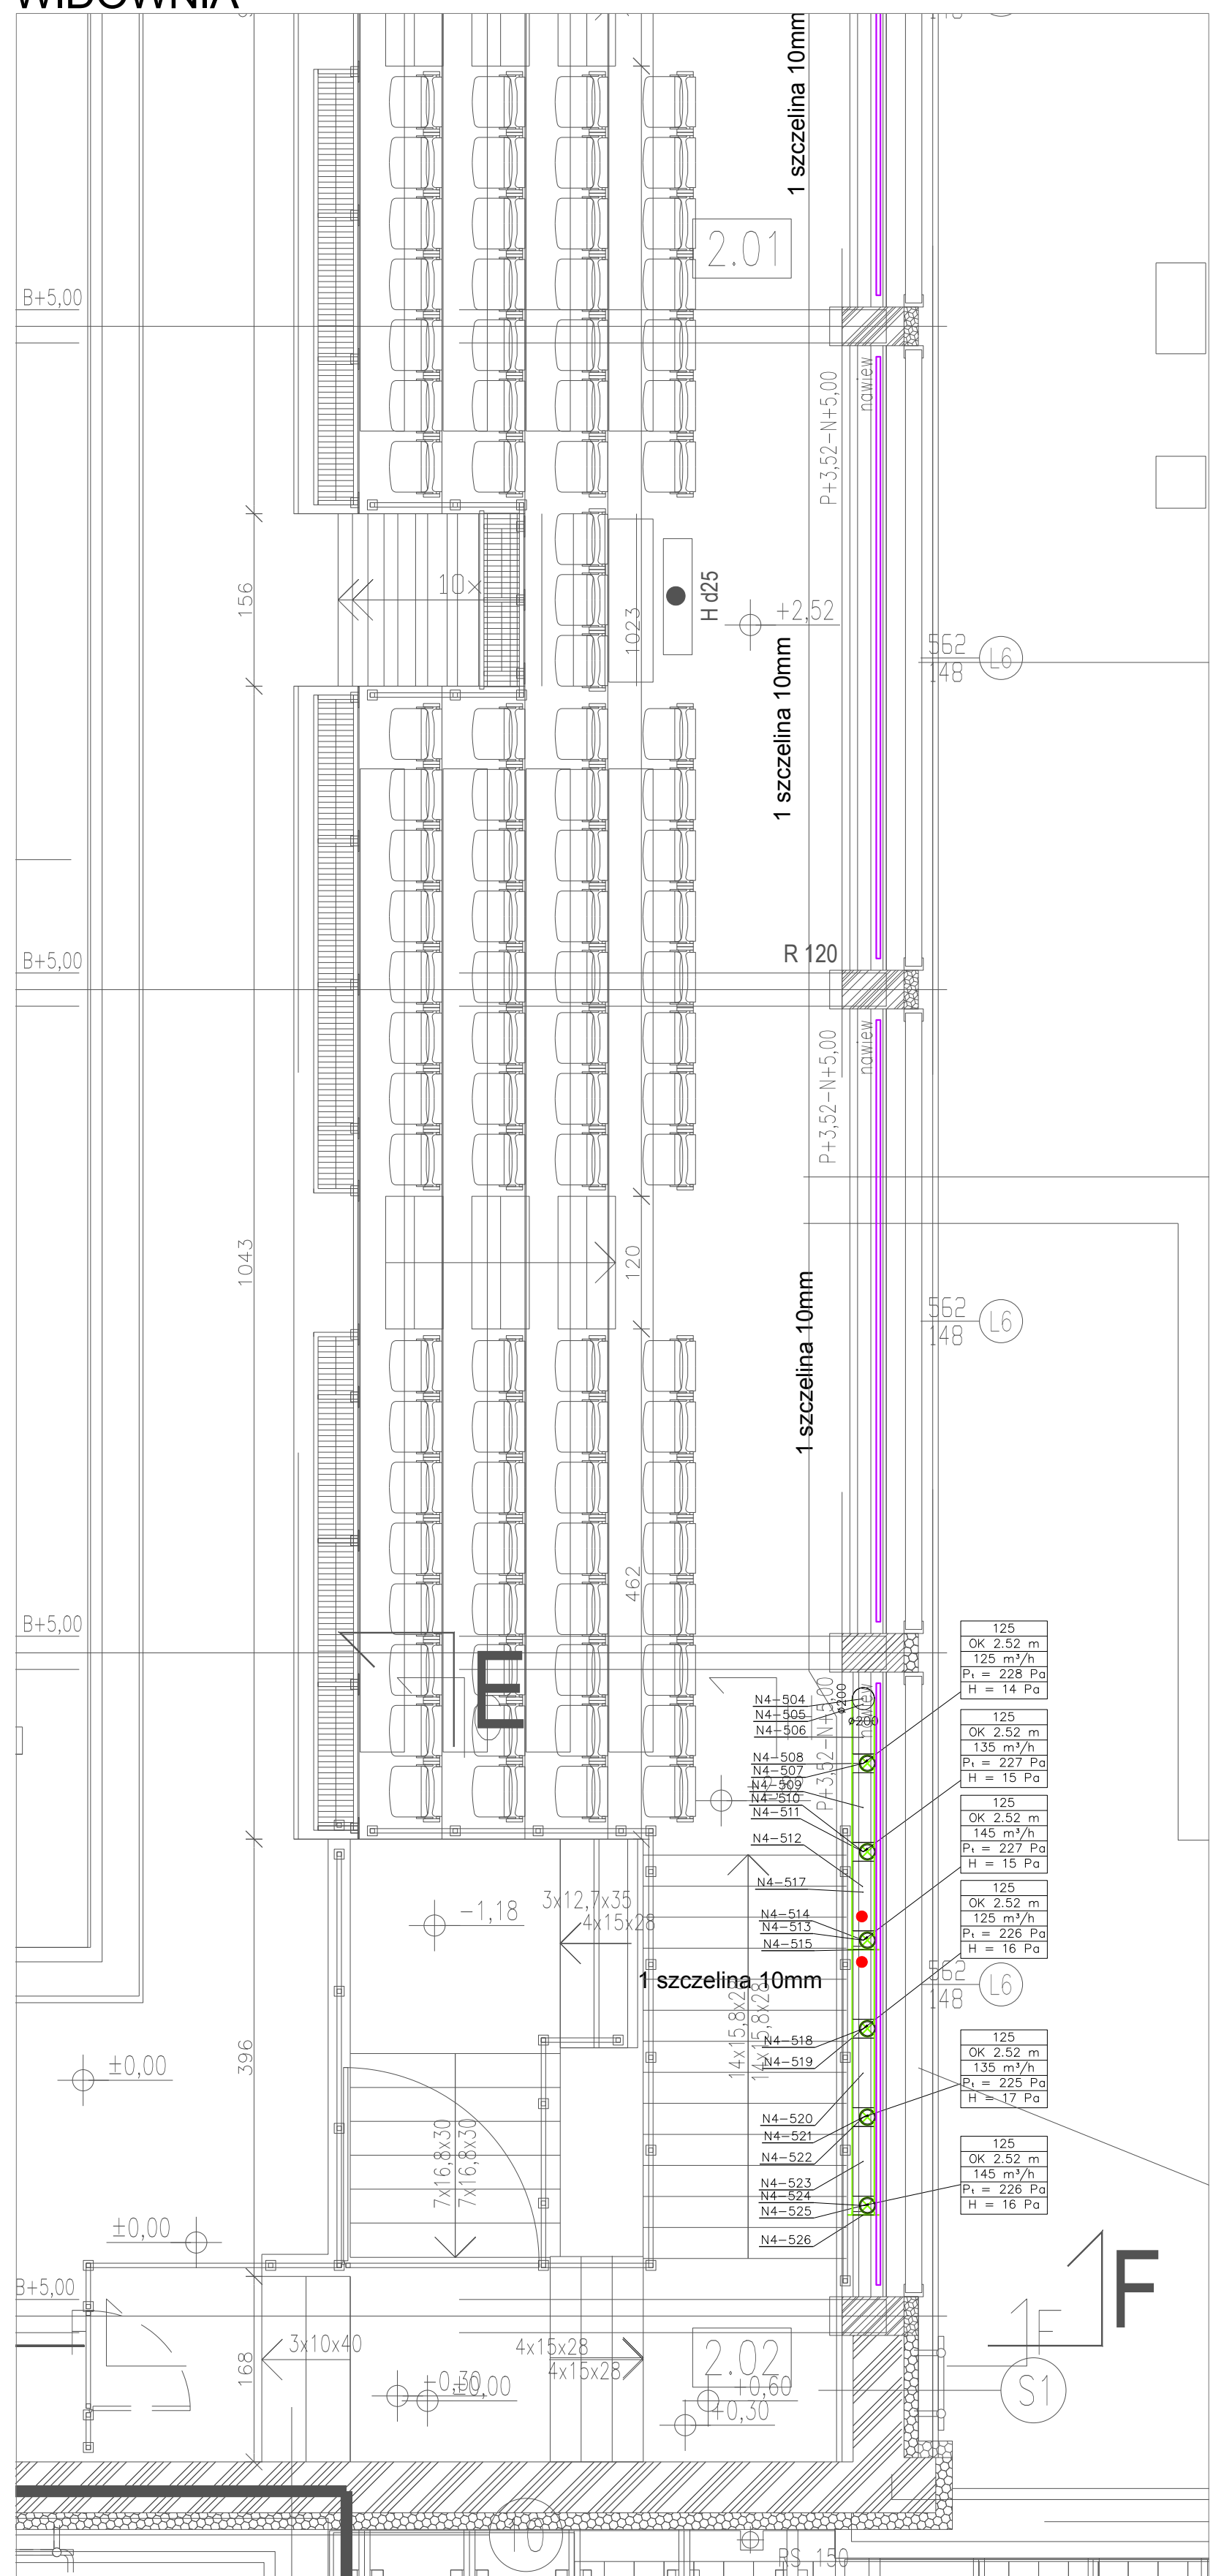

LEGENDA:

- wentylacja nawiew/czerpnia
- wentylacja wylaw/wyrzut
- rowienik szczelniny
- obudowa płytami p.pod.
- przewody freonowe
- skrzypiny
- ok.
- klopa rewidyjna

PROJEKT TECHNICZNY

INSTALACJE WENTYLACJI - RZUT WIDOWNIA I DACHU

ETAP 2

DATA SPORZĄDZENIA: 15-04-2022

SKALA: 1:50

NR. RYS.

INWESTOR: 43-100 TYCHY UL. SIENKIEWICZA 24

PROJEKTANT: mgr inż. Sebastian Chomik

SPRZĄDZAJĄCY: mgr inż. Tomasz Wysocki

INNEJ SZYJ PROJEKT CHRONIONY JEST PRAWEM AUTORSKIM.

E2-ISW03